



PIANTA ALLOGGIO TIPO 46 mq
SCALA 1:50

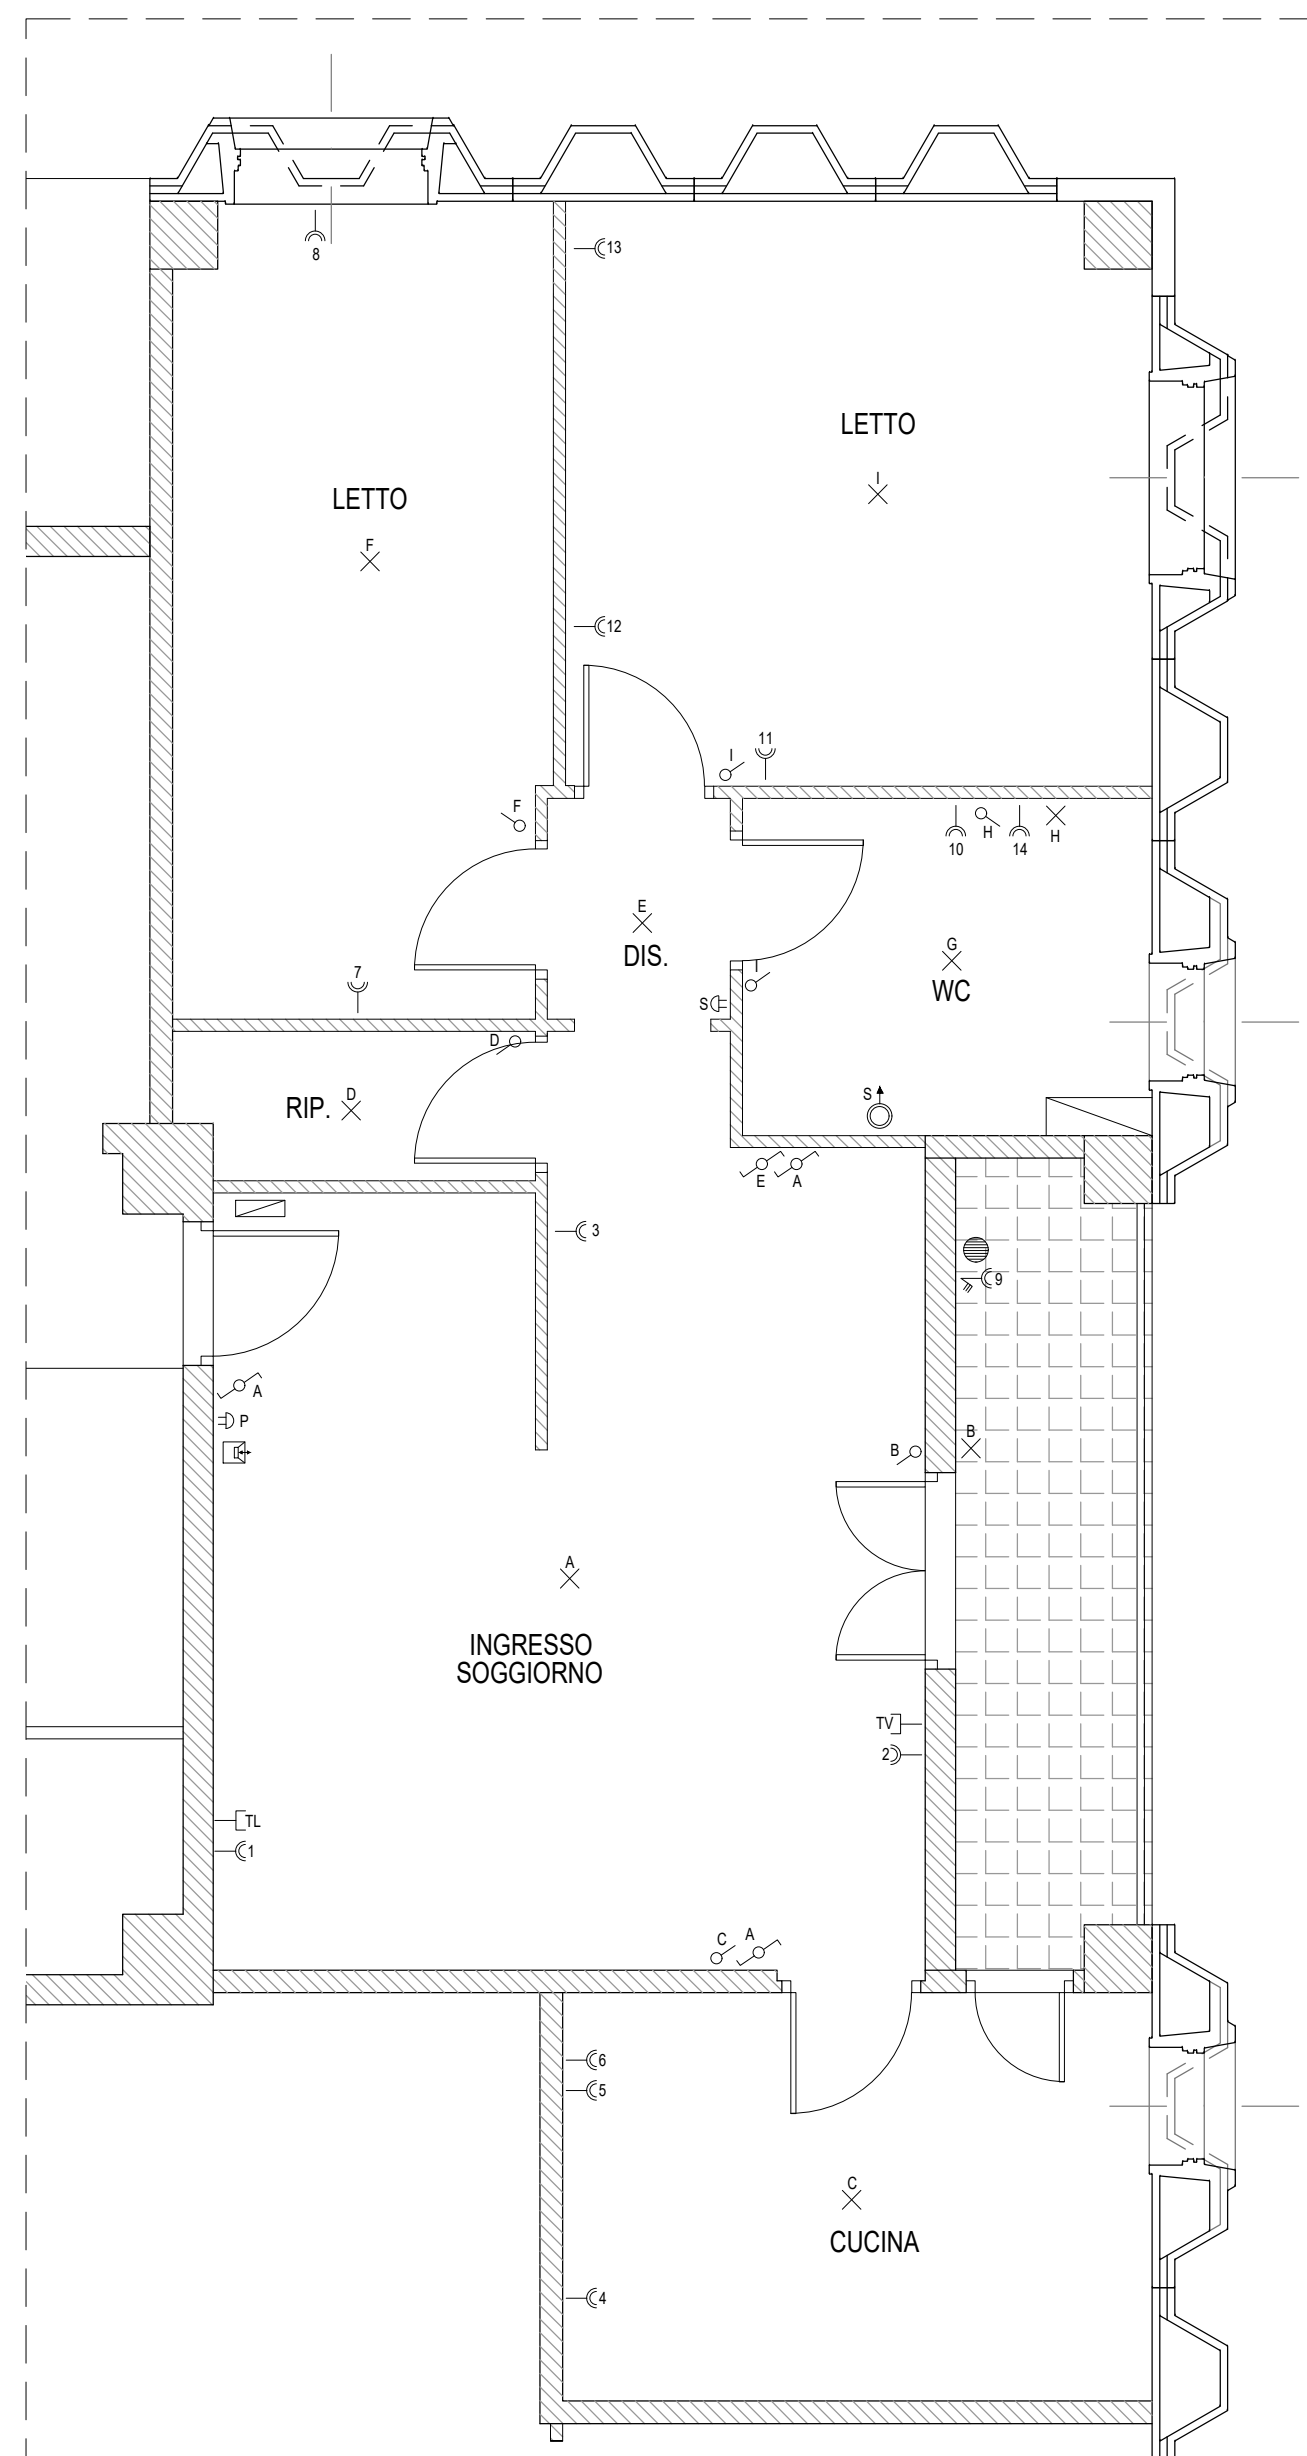

PIANTA ALLOGGIO TIPO 75 mq
SCALA 1:50

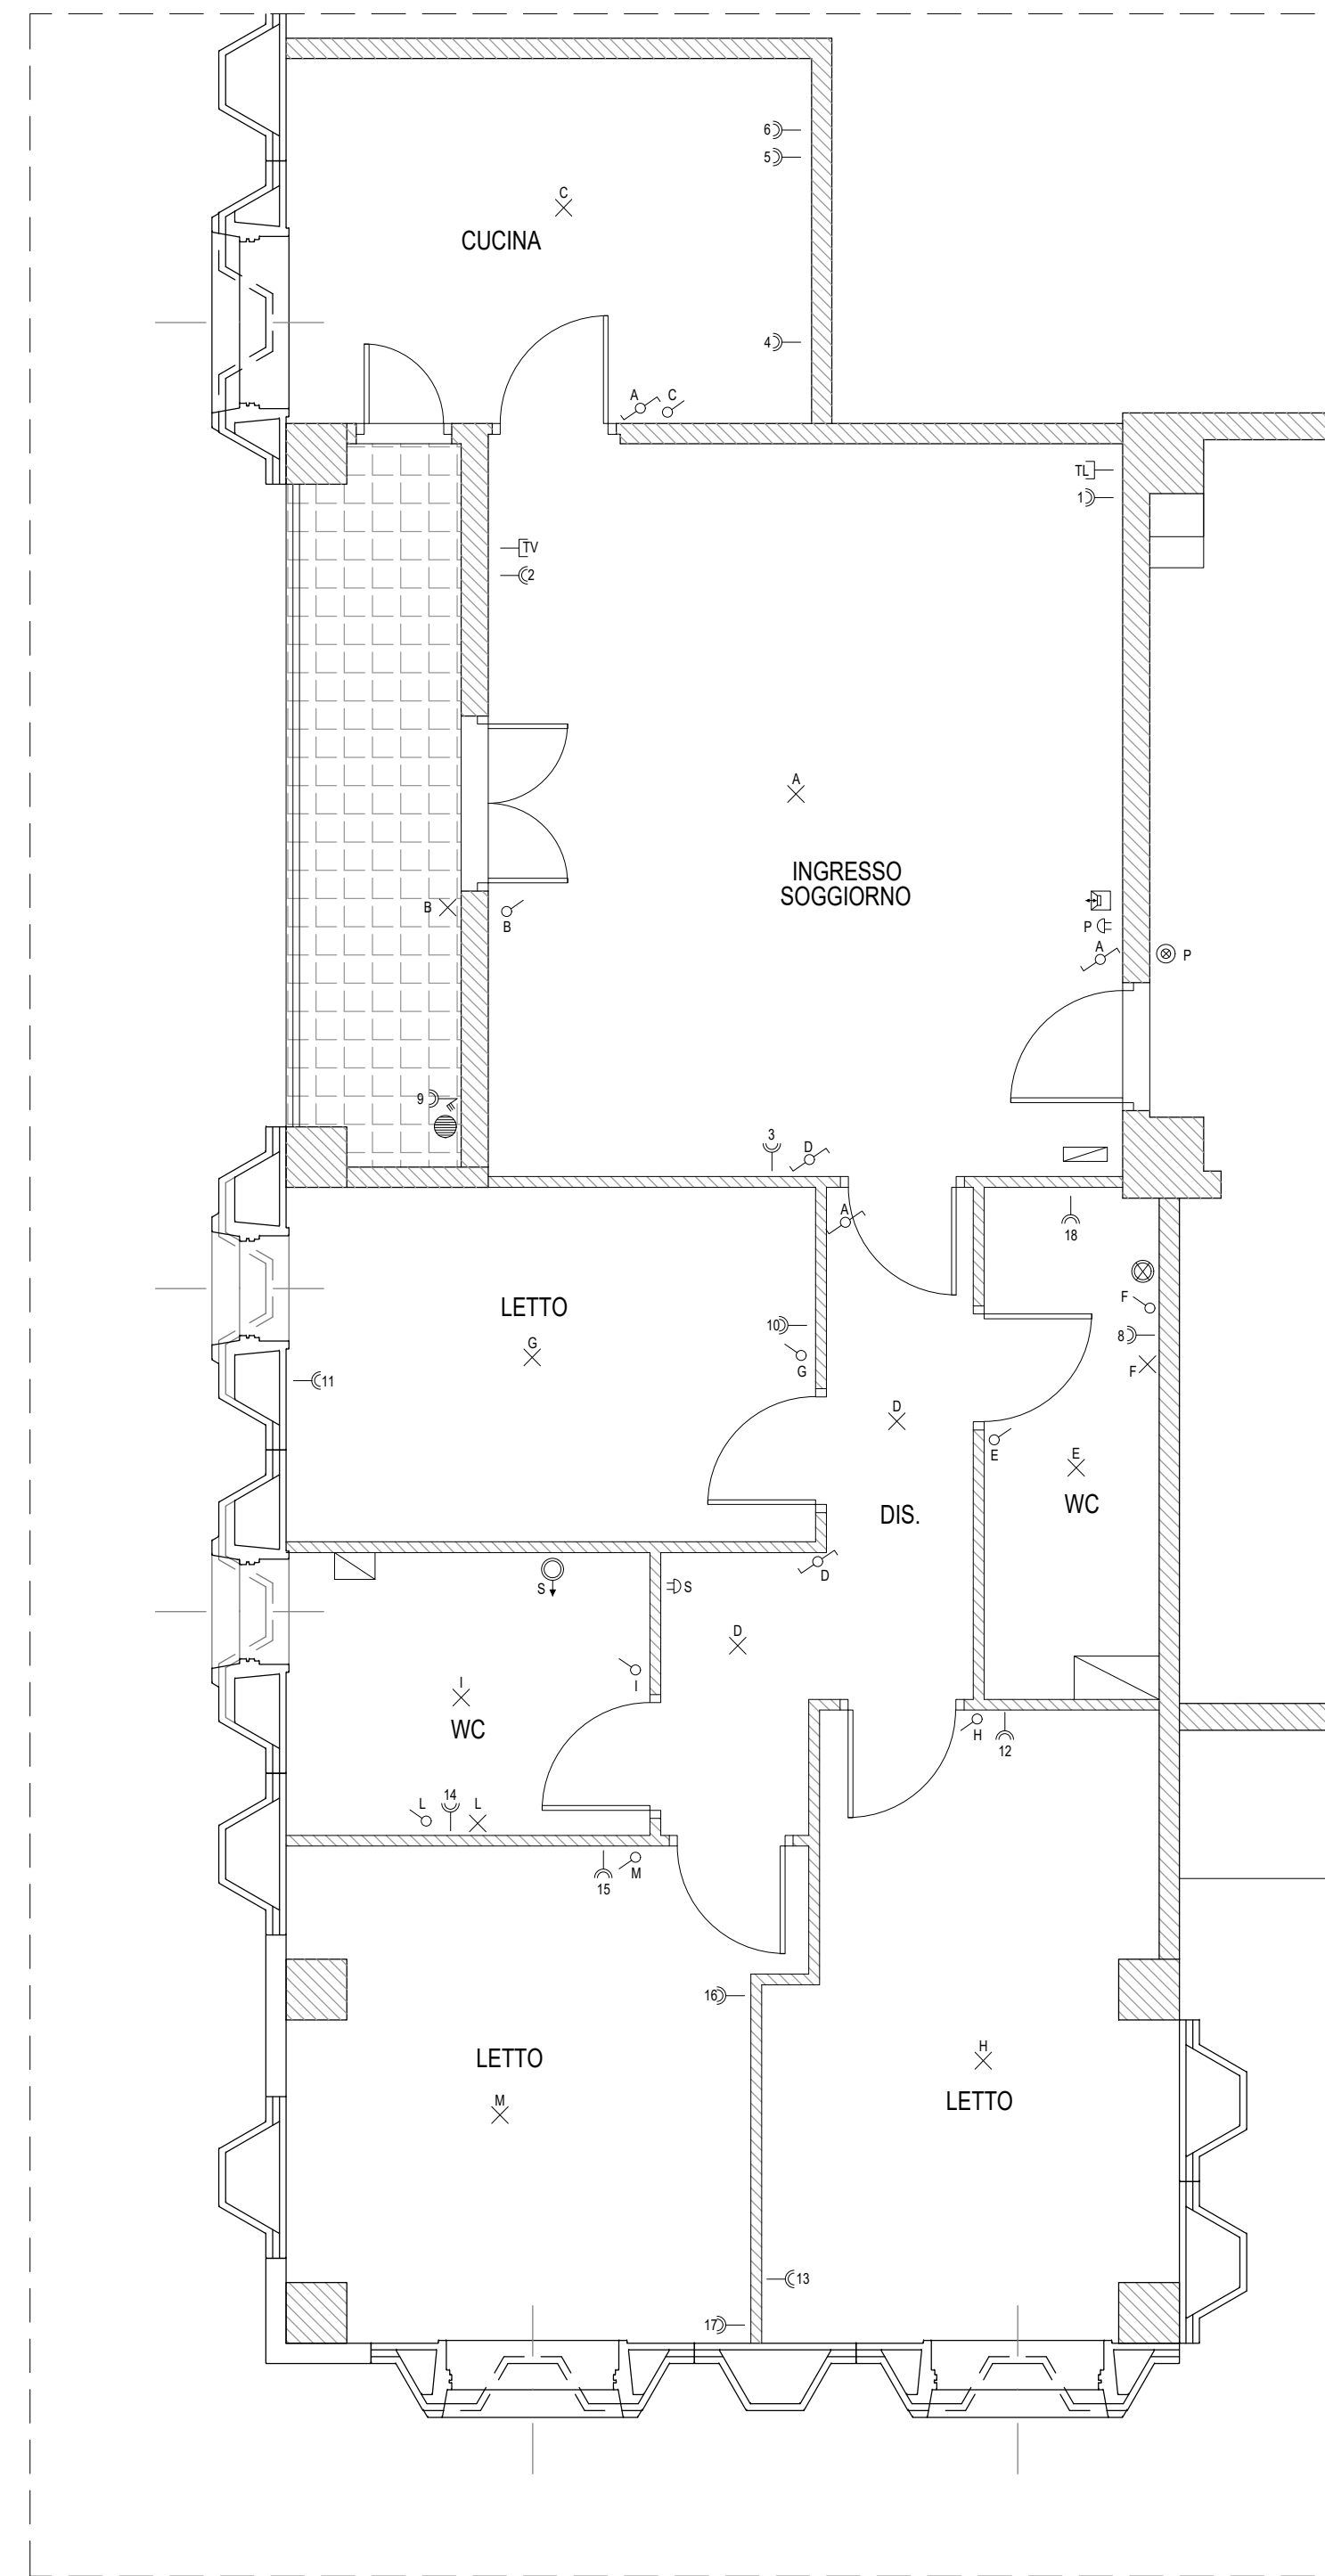

PIANTA ALLOGGIO TIPO 90 mq
SCALA 1:50

LEGENDA SIMBOLI	
Simbolo	Descrizione
	Interruttore
	Deviatore
	Punto luce
	Punto luce a parete
	Presse 2x16A + T
	Presse 2x16A + T comandata da interruttore
	Quadro Elettrico di distribuzione
	Pulsante per campanello
	Pulsante a tirante per allarme bagno
	Suoneria 12v
	Scaldacqua
	Punto Presa TV
	Punto Presa Telefonica RJ11
	Punto interno citofonico
	Areatore



ISTITUTO AUTONOMO CASE POPOLARI
DELLA PROVINCIA DI SIRACUSA

OGGETTO

PROGETTO PER IL COMPLETAMENTO DI N.90 ALLOGGI
IN AUGUSTA (SR) C.DA SCARDINA.

PALAZZINE A₁ - B - B₁ - C (GRUPPO 112 ALLOGGI).

PROGETTO ESECUTIVO

TAVOLA

19

IMPIANTO ELETTRICO ALLOGGI TIPO
Progetto

IL PROGETTISTA.
Geom. Salvatore Carbone.

IL R.U.P.
Ing. Carmelo Uccello.

IL DIRIGENTE DELL'AREA TECNICA.
Ing. Carmelo Uccello.